


位置図 1 : 50,000
滋賀県長浜市余呉町中河内

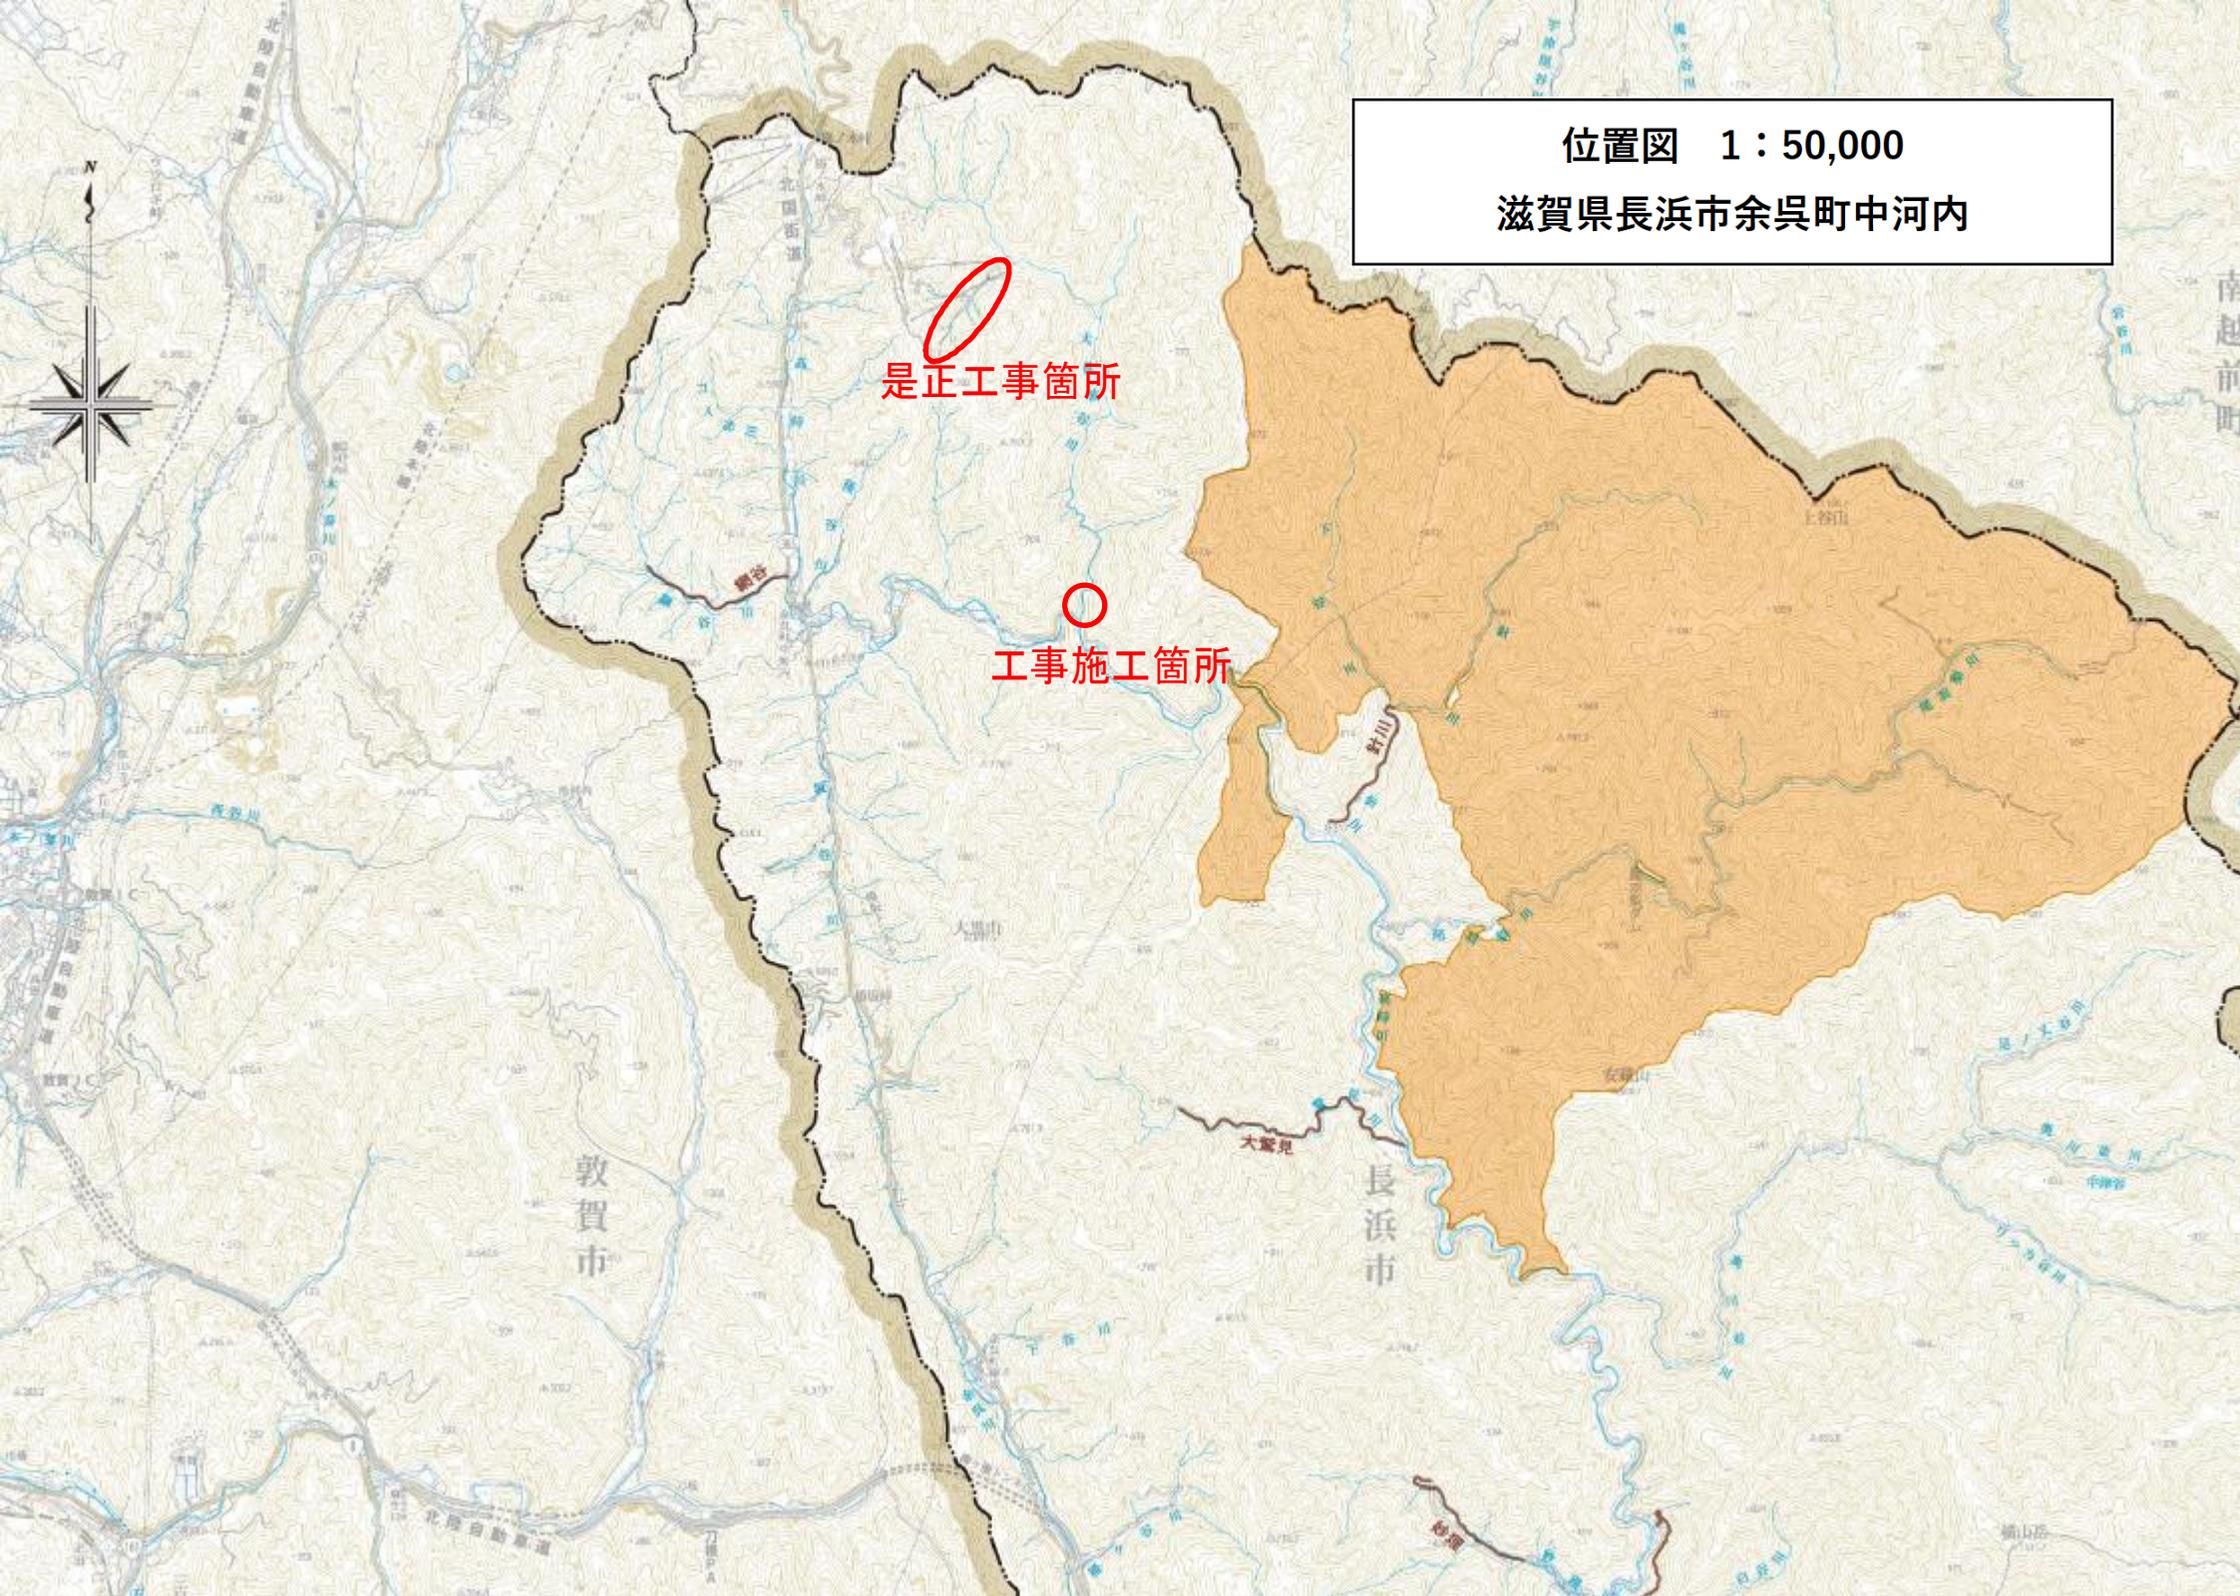

真正工事箇所

工事施工箇所

敦賀市

長浜市

① 施工前 上流



施工後



② 施工前

上流



施工後



③ 施工前

中流



施工後




④ 施工前 ⑧-3 下流




施工後




正面図（上流側） S=1/100

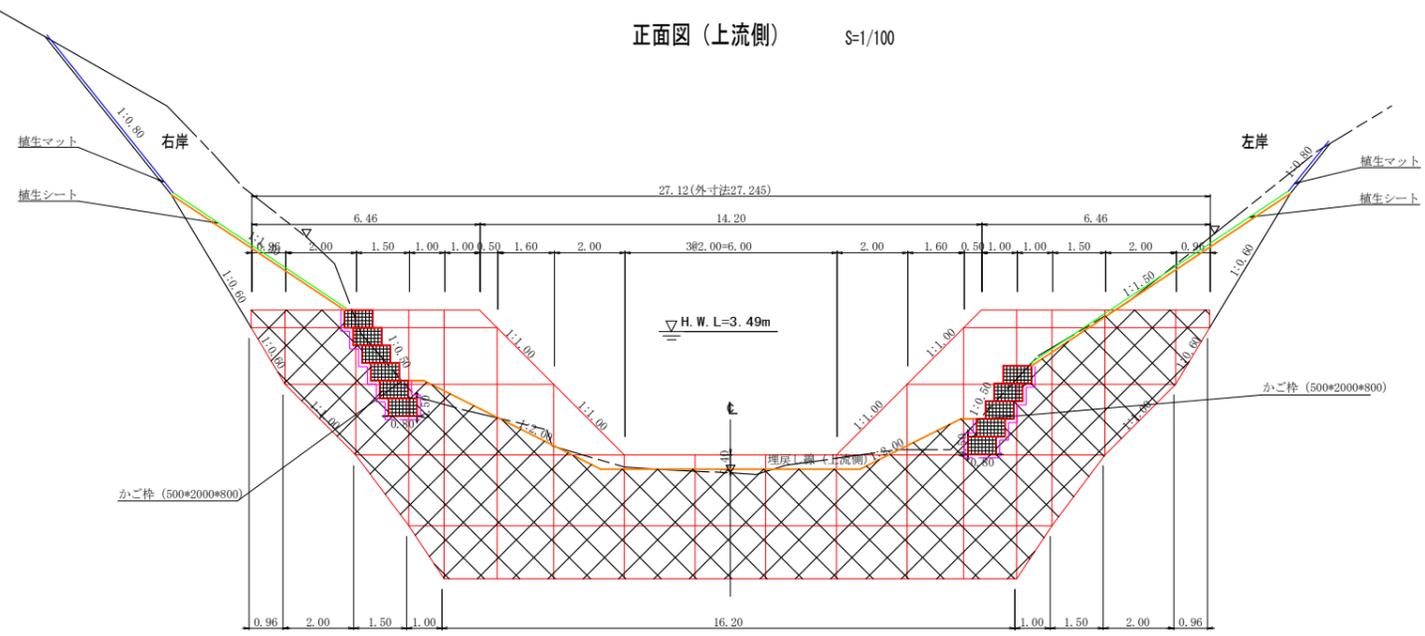

側面図 S=1/100

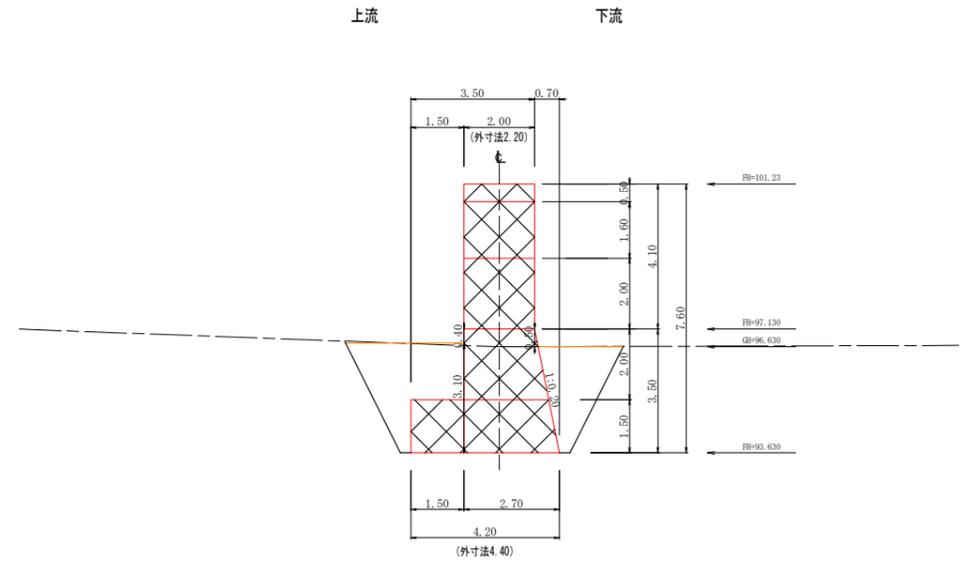


平面図 S=1/100

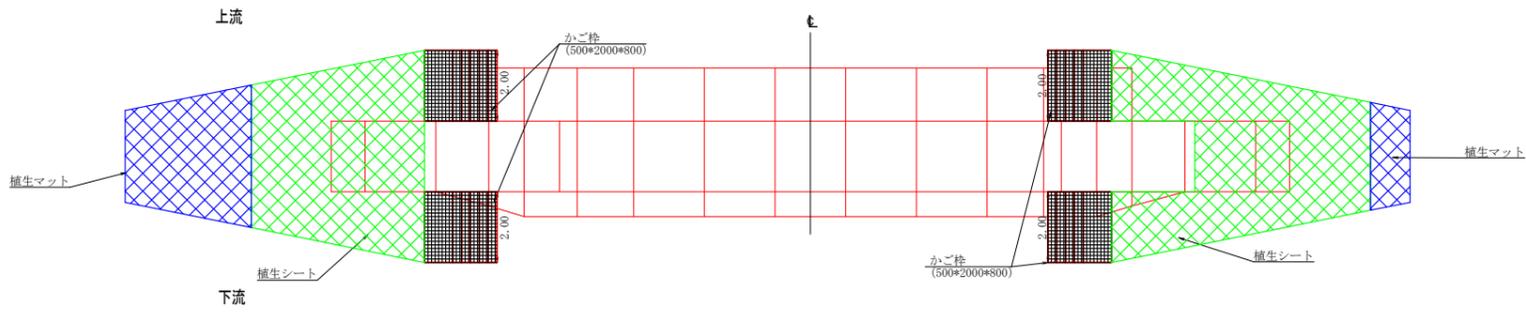


凡例

- 吸出し防止材
- 吸出し防止材 (かご枠)

正面図（下流側） S=1/100

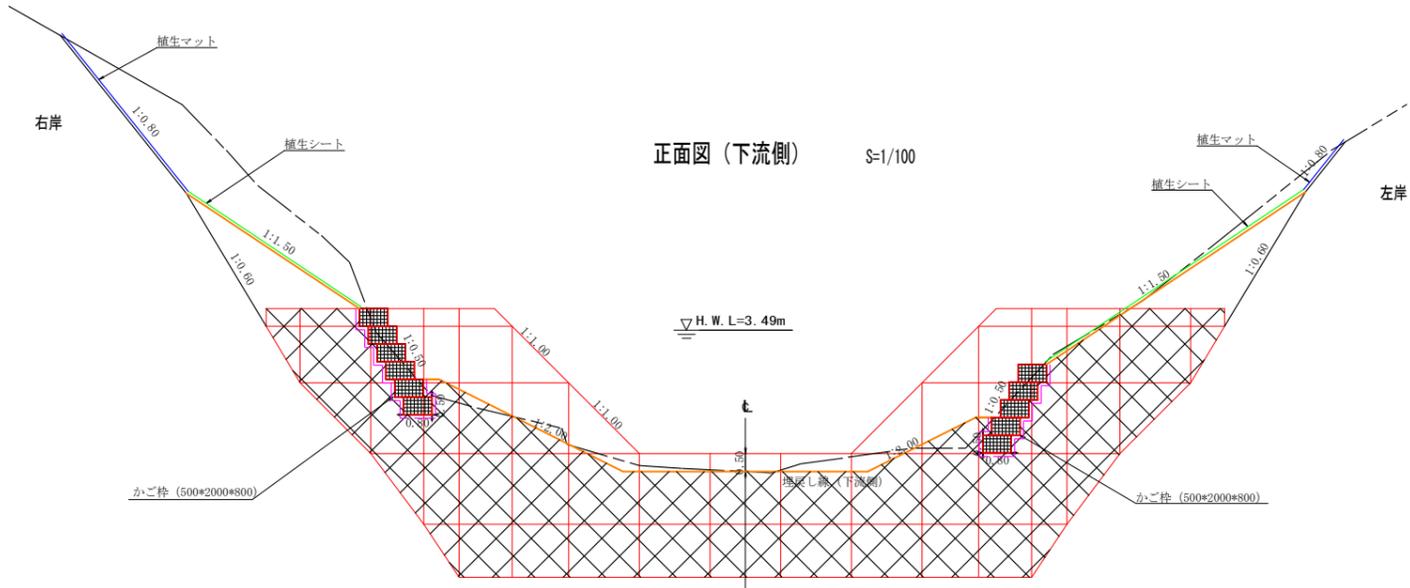

施工年度	令和7年度第4号		
図面名称	構造図(間詰等を含む)		
施工地	長浜市余呉町中河内		
事業細目	予防治山工事		
事業所名	滋賀県湖北森林整備事務所		
図面番号	5/5	縮尺	S=1:100

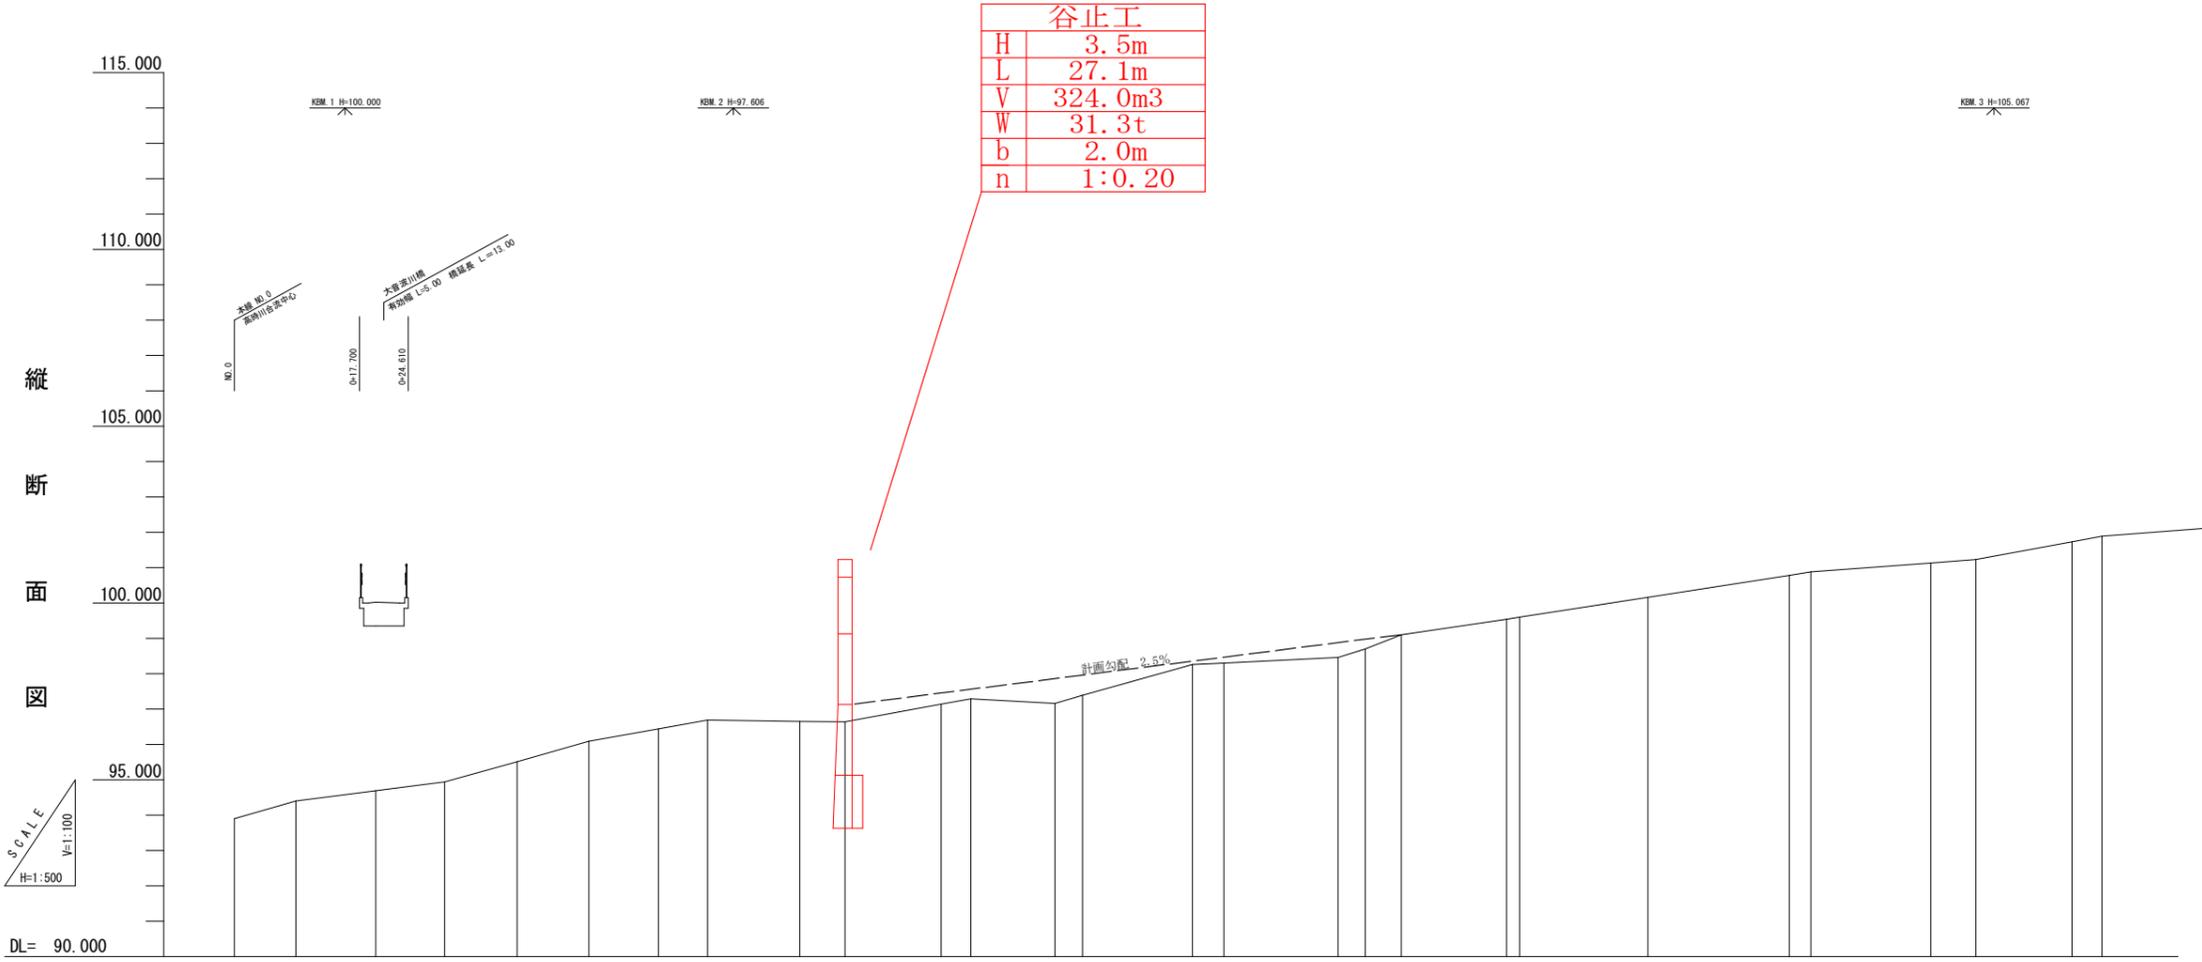




谷止工	
H	3.5m
L	27.1m
V	324.0m ³
W	31.3t
b	2.0m
n	1:0.20

計画勾配	%	計画参考勾配 2.5%																						
計画高	m	97.12																						
溪床勾配	%	0.00	5.74	2.48	2.56	5.66	5.70	3.56	3.58	-0.31	-0.31	3.68	3.81	-1.09	5.67	5.65	0.90	3.09	3.05	3.24	1.48	1.56	3.68	3.76
追加垂直距離	m	93.90	94.40	94.88	94.93	95.51	96.09	96.44	96.89	96.85	96.83	97.13	97.29	97.16	97.38	98.26	98.30	100.16	100.77	100.81	101.12	101.22	101.72	101.88
垂直距離	H	0.00	0.50	0.28	0.25	0.58	0.58	0.35	0.25	-0.04	-0.02	0.50	0.16	-0.13	0.22	0.88	0.04	0.56	0.61	0.10	0.25	0.10	0.50	0.16
追加水平距離	m	0.00	8.71	20.00	29.76	40.00	50.17	60.00	66.99	80.00	88.41	100.00	104.20	116.12	120.00	135.57	140.00	200.00	220.00	223.09	240.00	246.40	260.00	264.26
区間距離	m	0.00	8.71	11.29	9.76	10.24	10.17	9.93	6.99	13.01	6.41	13.99	4.20	11.92	3.88	15.57	4.43	18.13	20.00	3.09	16.91	6.40	13.90	4.26
測点	NO	No. 0	-4-71	-20	-29.76	-40	-50.17	-60	-66.99	-80	-88.41	No. 1	-1-4.20	-1-16.12	-1-20	-1-35.57	-1-40	No. 2	-2-20	-2-23.09	-2-40	-2-46.40	-2-60	-2-64.26

施工年度	令和7年度第4号		
図面名称	縦断面図 (溪流)(本線)		
施工地	長浜市余呉町中河内		
事業細目	予防治山工事		
事業所名	滋賀県湖北森林整備事務所		
図面番号	2/5	縮尺	H=1:500 V=1:100

凡例

-  : 大型土のう
-  : 排水管Φ600×4本
-  : 水替ポンプ (2セット)
水中ポンプ (下流側)
-  : 排水ホース
-  : 流下方向

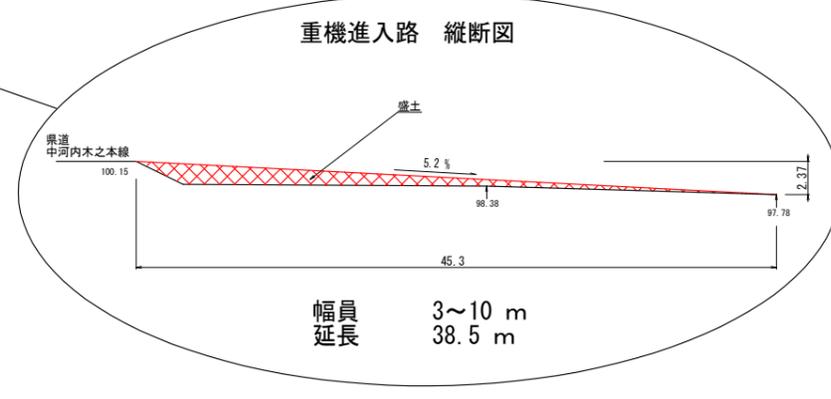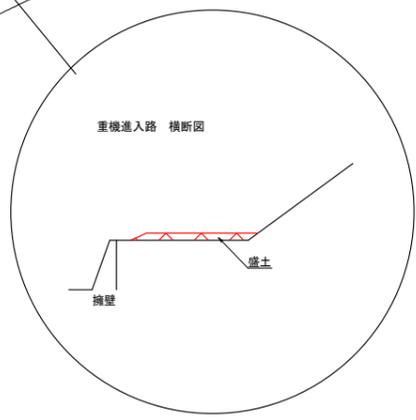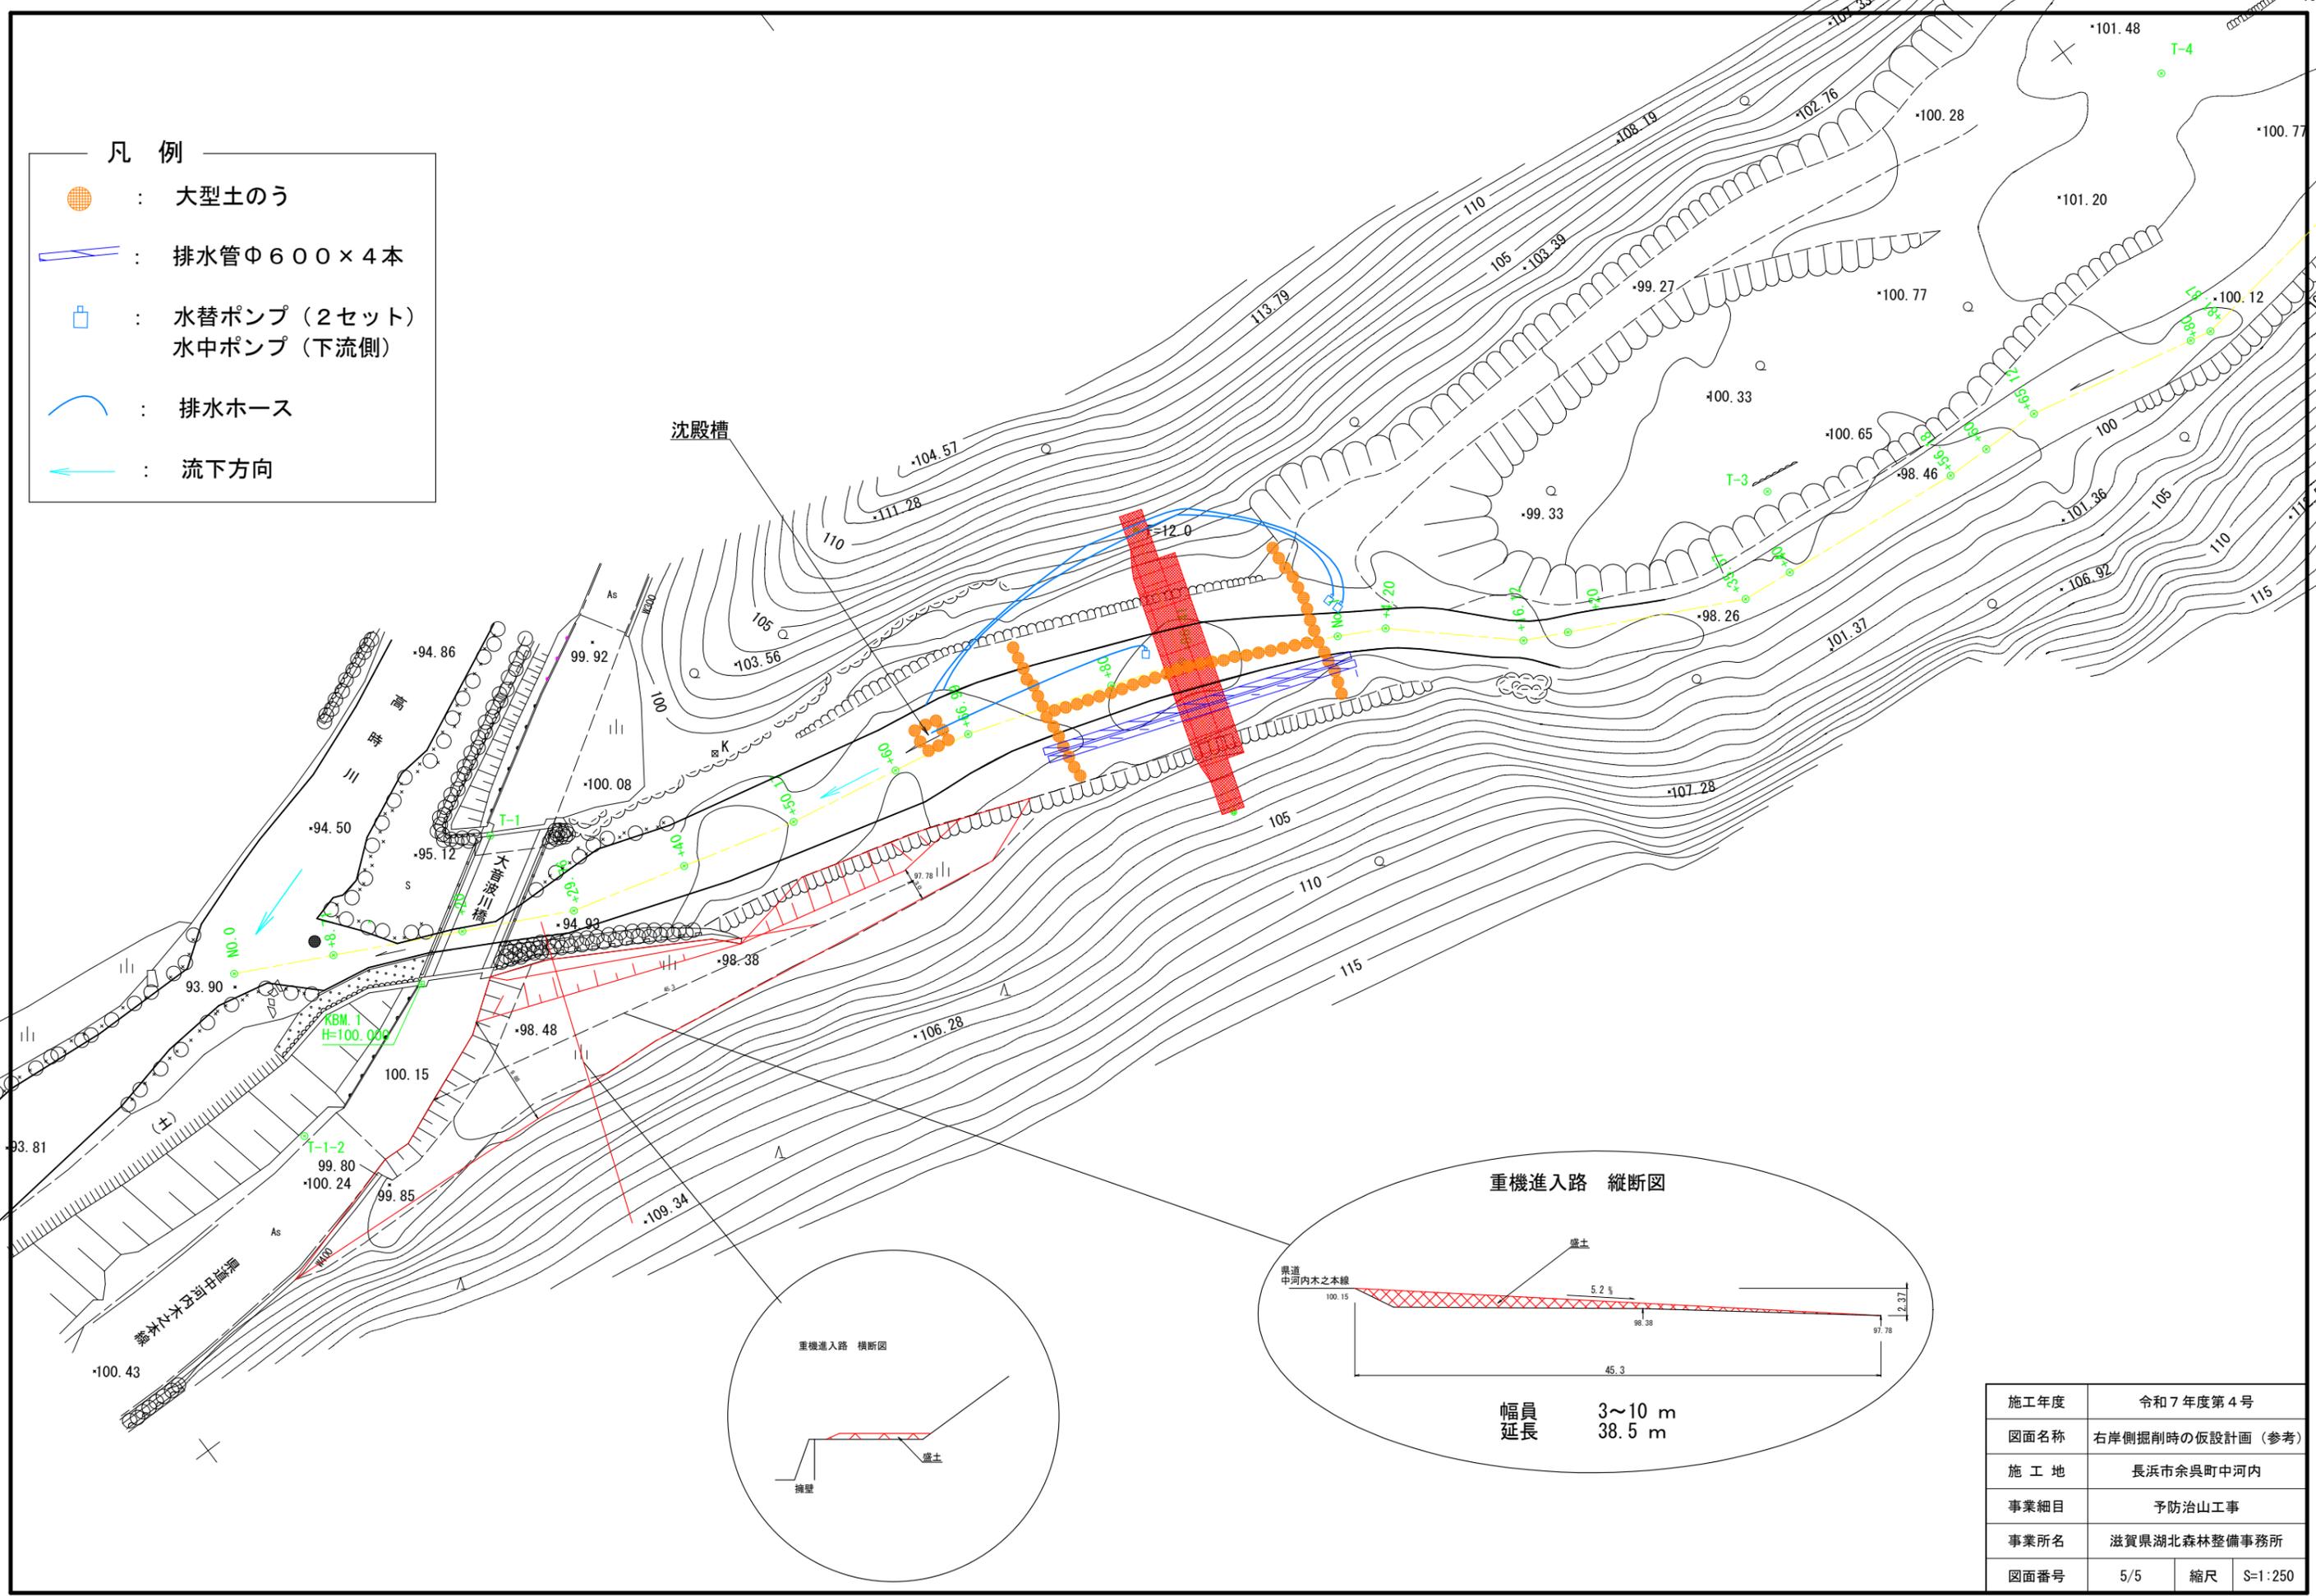

施工年度	令和7年度第4号	
図面名称	右岸側掘削時の仮設計画 (参考)	
施工地	長浜市余呉町中河内	
事業細目	予防治山工事	
事業所名	滋賀県湖北森林整備事務所	
図面番号	5/5	縮尺 S=1:250