

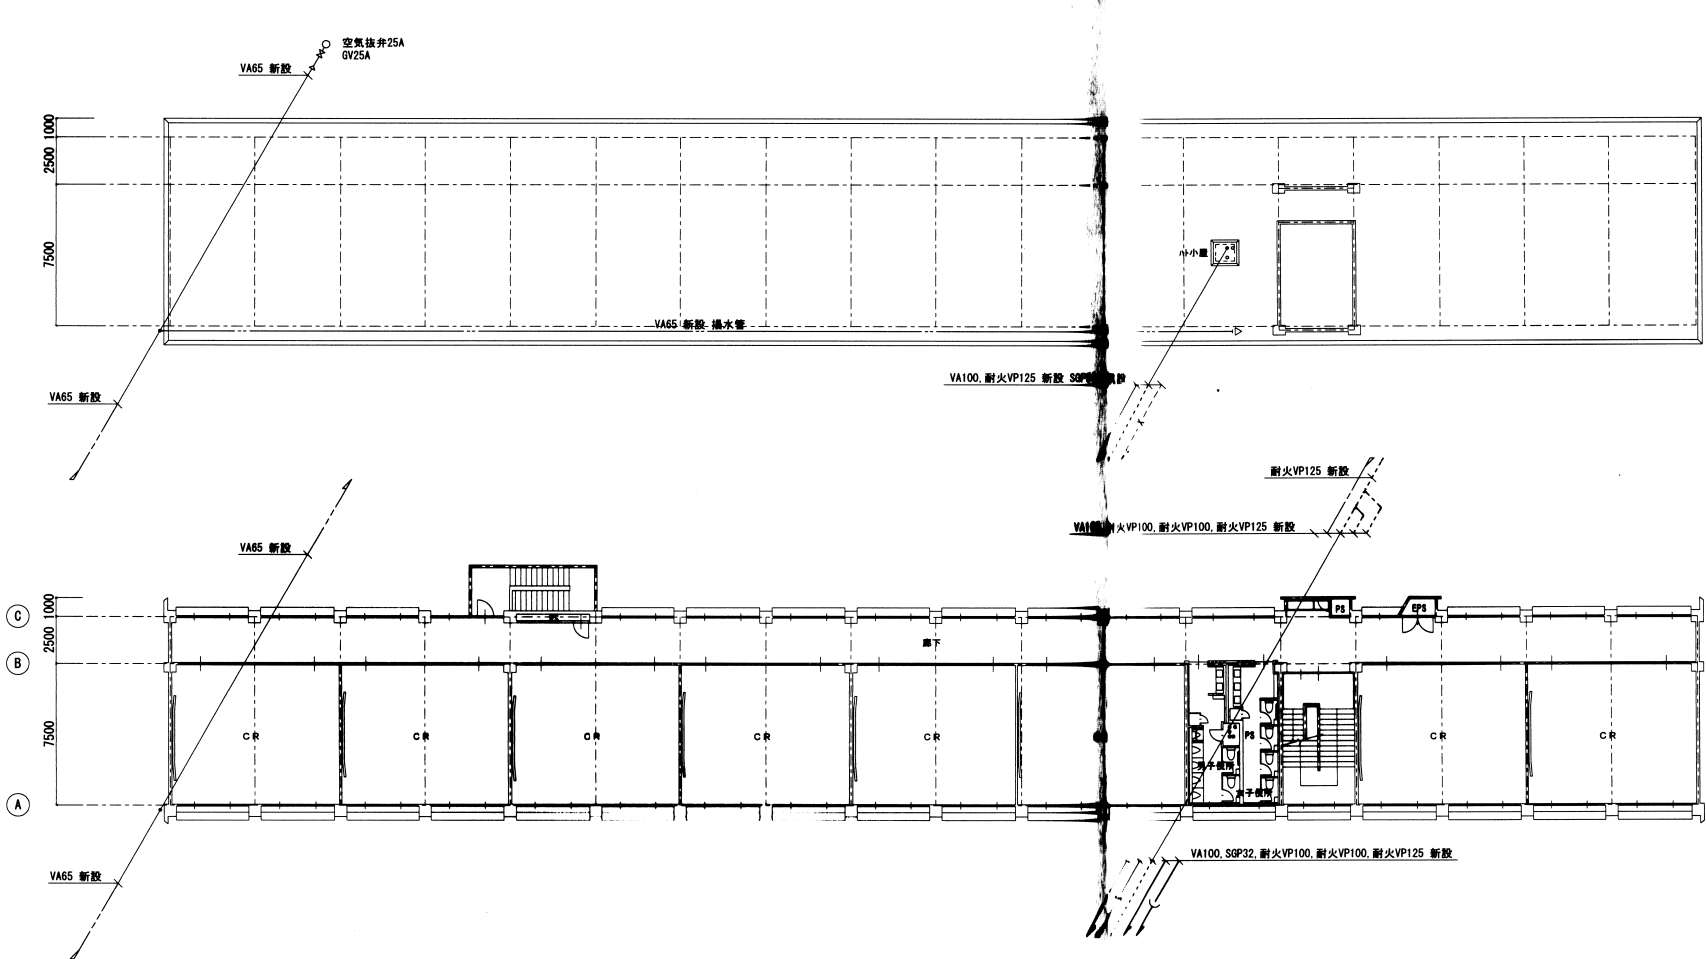
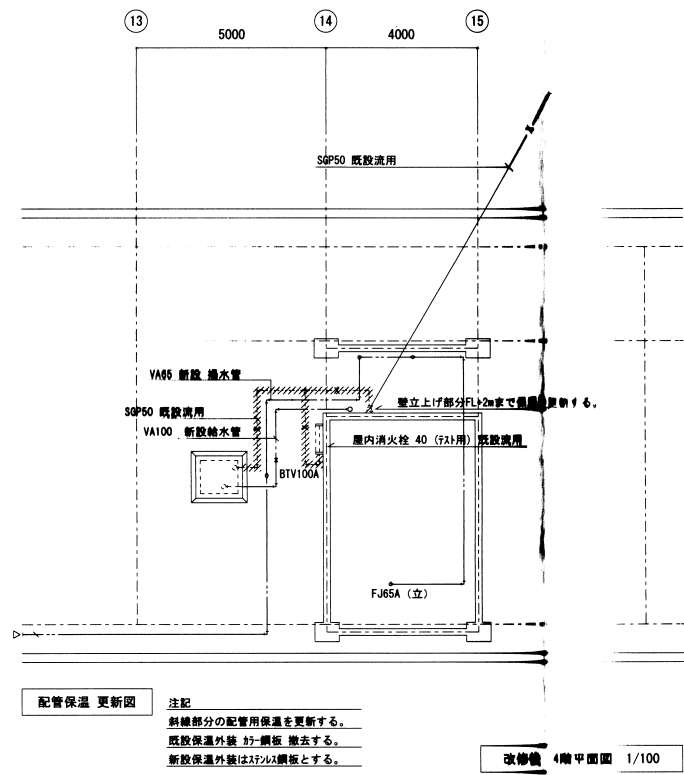


改修後 R階平面図 1/200

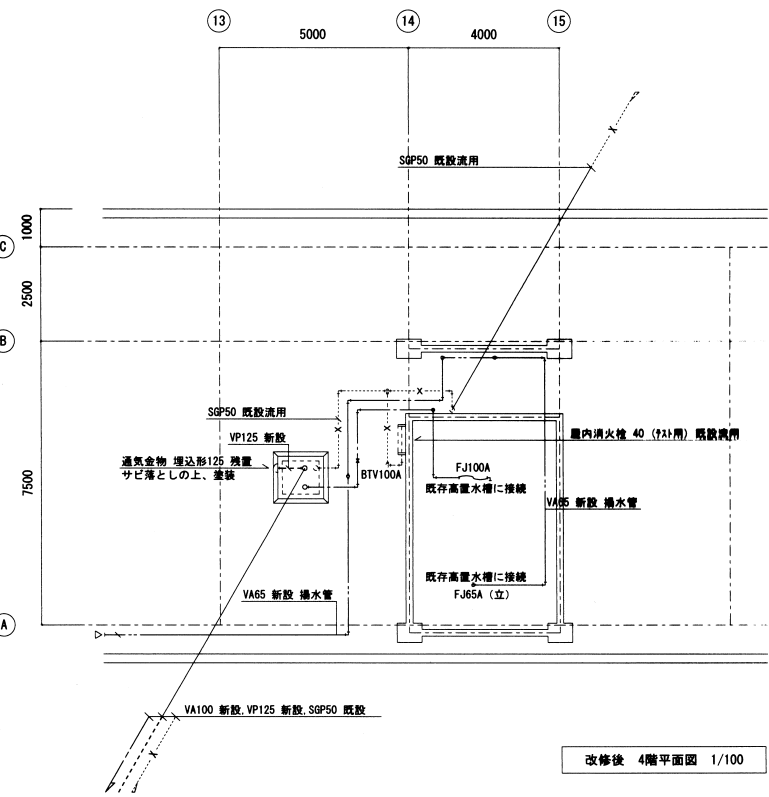


改修後 4階平面図 1/200

凡例	
---	給水管
-G-	ガス管
----	通気管
---	雑排水管
---	汚水管
---	揚水管
-X-	消火管
----	既設管
-E-	新設管・既設管 接続箇所

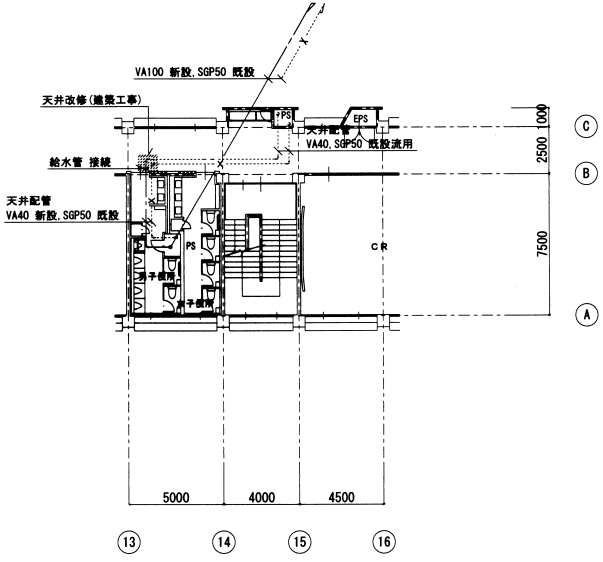

注記
斜線部分の配管用保温を更新する。
既設保温外装は、鋼板を撤去する。
新設保温外装は、鋼板とする。


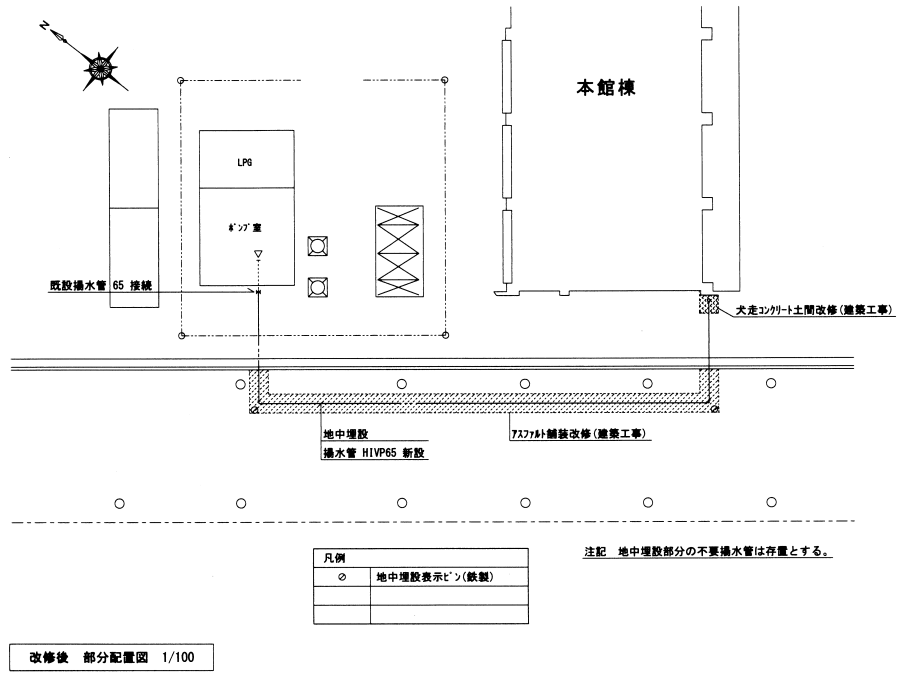


凡例	
○	地中埋設表示(針縫)

注記 地中埋設部分の不要揚水管は存置とする。

竣工図
現場代理人 水上 良之

八日市南高校本館棟便所改修機械設備工事				M-09
【改修後】衛生設備 4・R階 平面図 部分配置図				
縮尺	(A1) 1/100 1/200	(A3) 1/200 1/400		
株式会社 夏山商店				

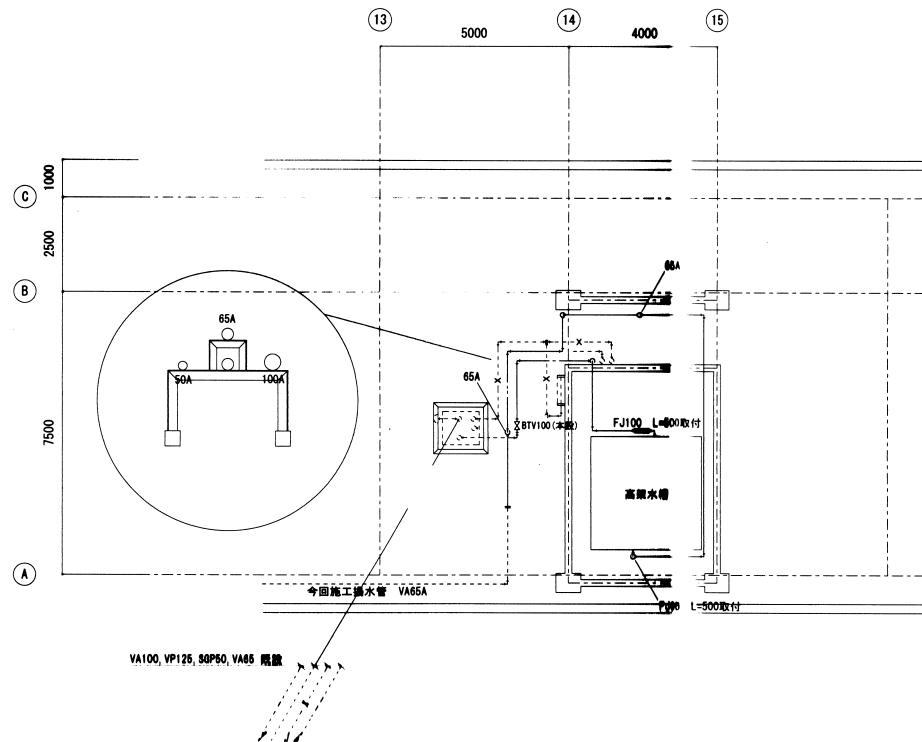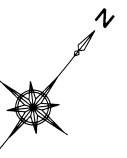

揚水管65A改修
既存配管上に門型架台追加
既存ルートとは別ルートにて配管
切り替え作業 1日(断水の可能性あり)
切替後既存配管撤去 65A VA L=17.2m
FJ 65A 1箇所
保温とも

給水管100A改修
石綿除去作業
フランジ部(100A 13箇所)パッキンに石綿含有
既存配管撤去 100A VA L=10.6m
FJ 100A 1箇所
GV 100A 1箇所
保温とも
新設配管布設100A FVA

R階平面図 1/100

竣工図
現場代理人 水上 良之

八日市南高校本館棟便所改修機械設備工事				M-21
【改修後】給排水設備 R階 平面図				
縮尺	(A1) 1/100	1/200	(A3) 1/200 1/400	
株式会社 夏山商店				